


План 2 этажа

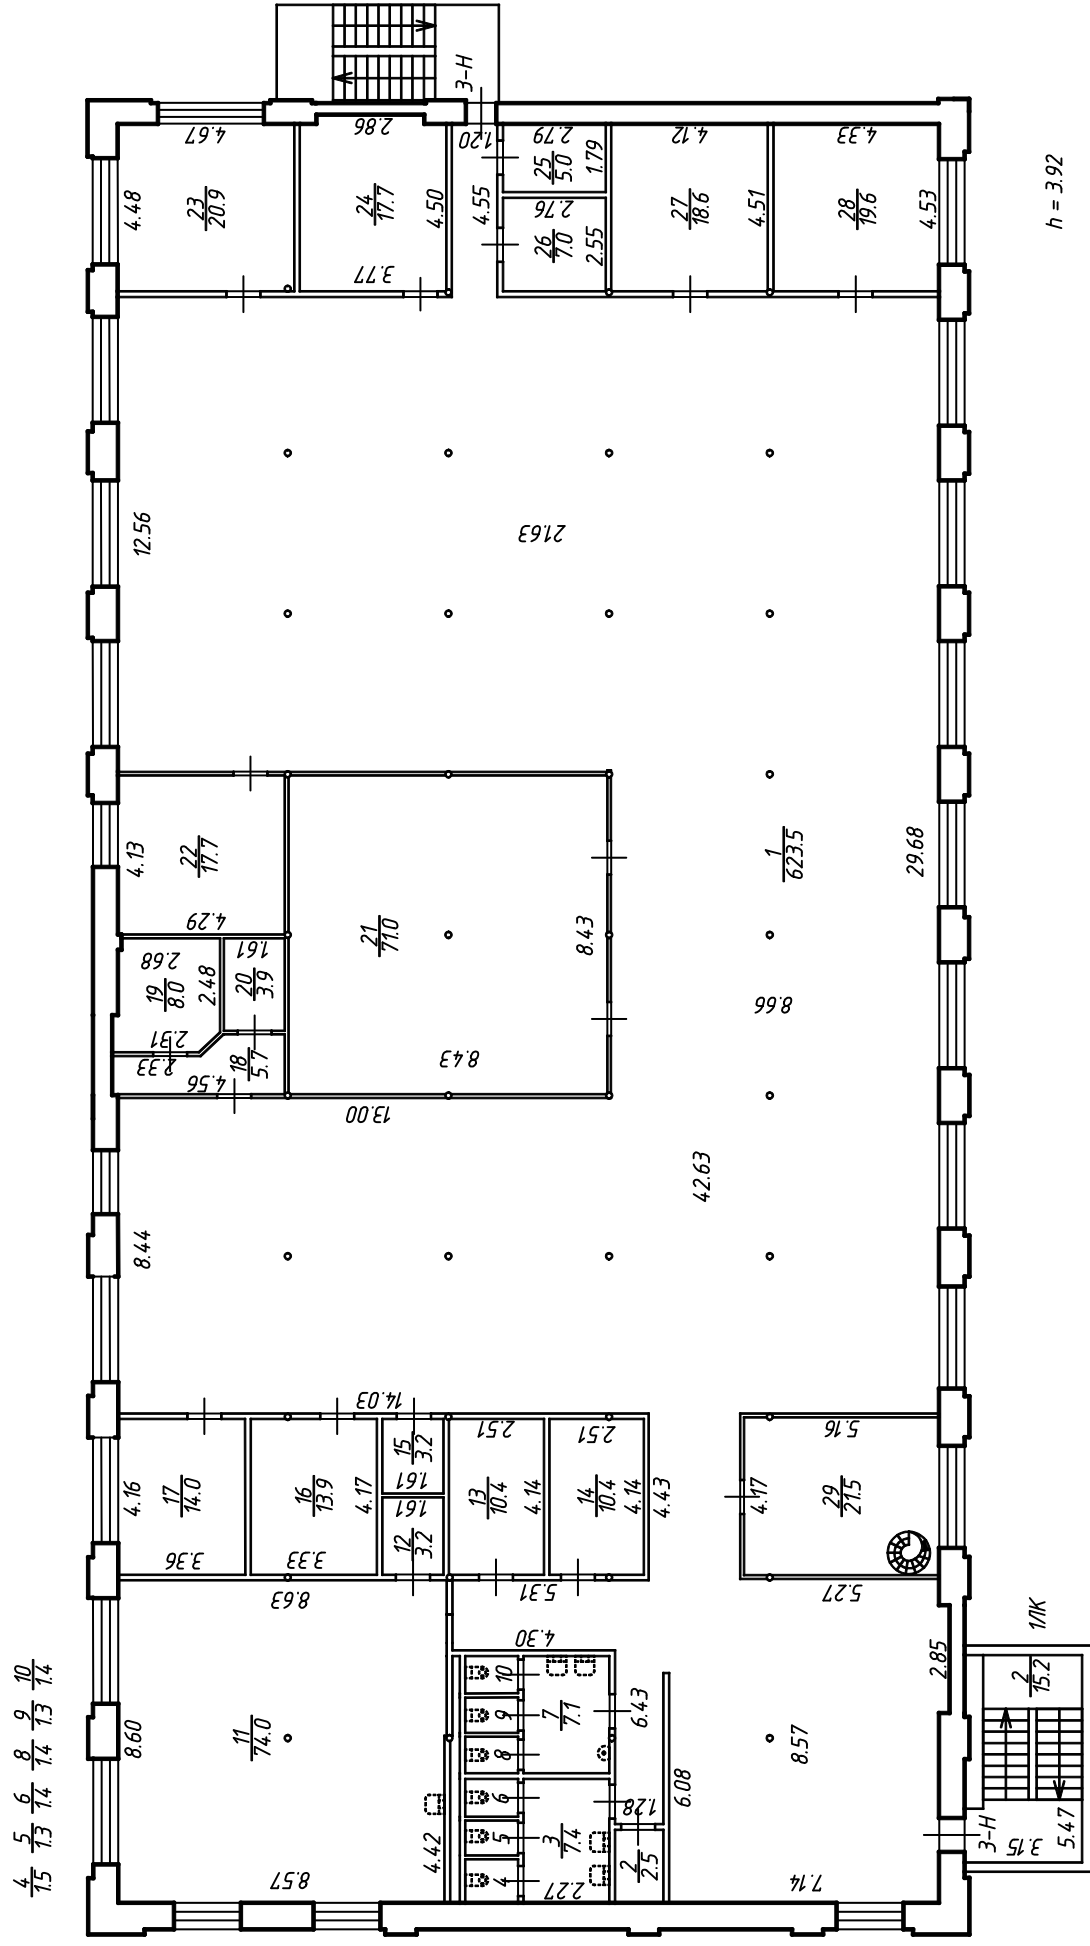

Информационный № 78.01.009	МУП "БТИ" Санкт-Петербургский филиал
Листов 3 Лист 2	Позитивный план 2 этажа по адресу: г. Санкт-Петербург, над. Обводного канала, дом 199-201, литера Н
Дата 03.08.2015	Исполнитель Выполнил Проверил Директор филиала
Масштаб 1:200	Фамилия И.О. Смирнова О.В. Ковальчук Ю.В. Ракитянский А.В.
Подпись	